



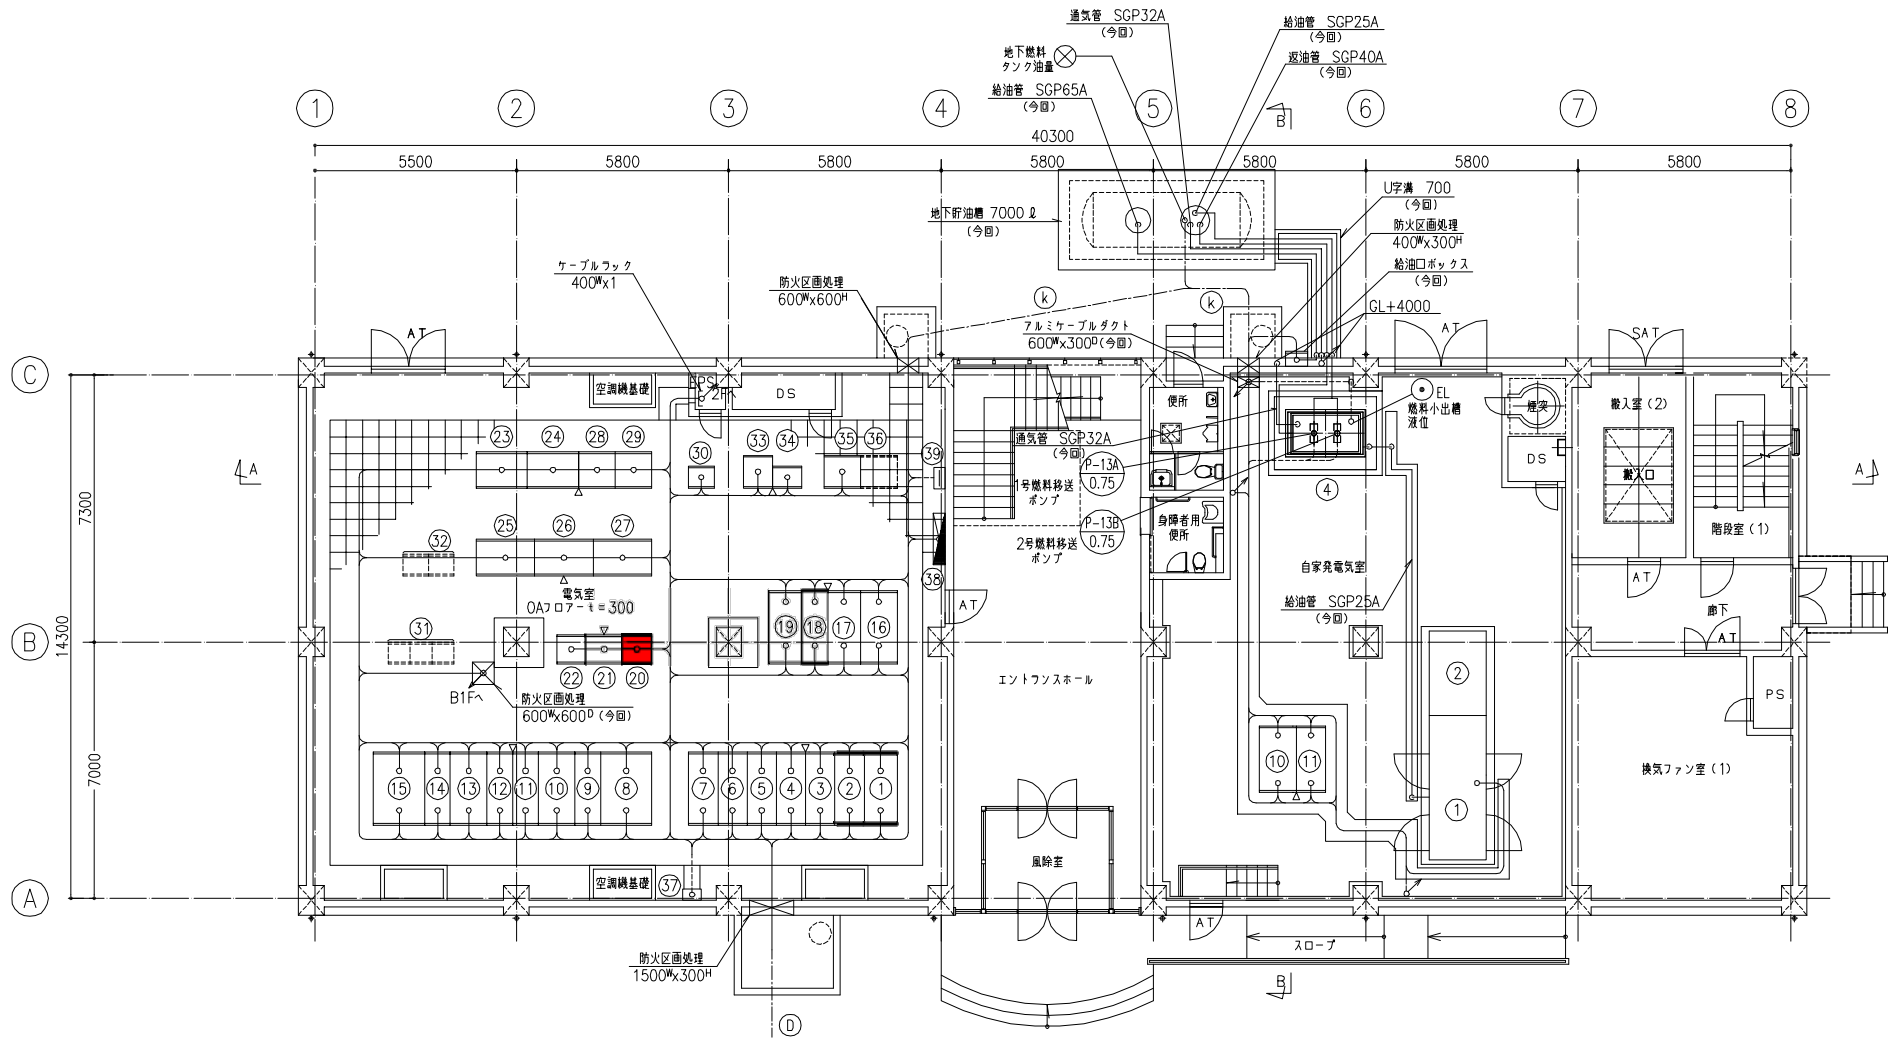

1階下部平面図 S=1/100

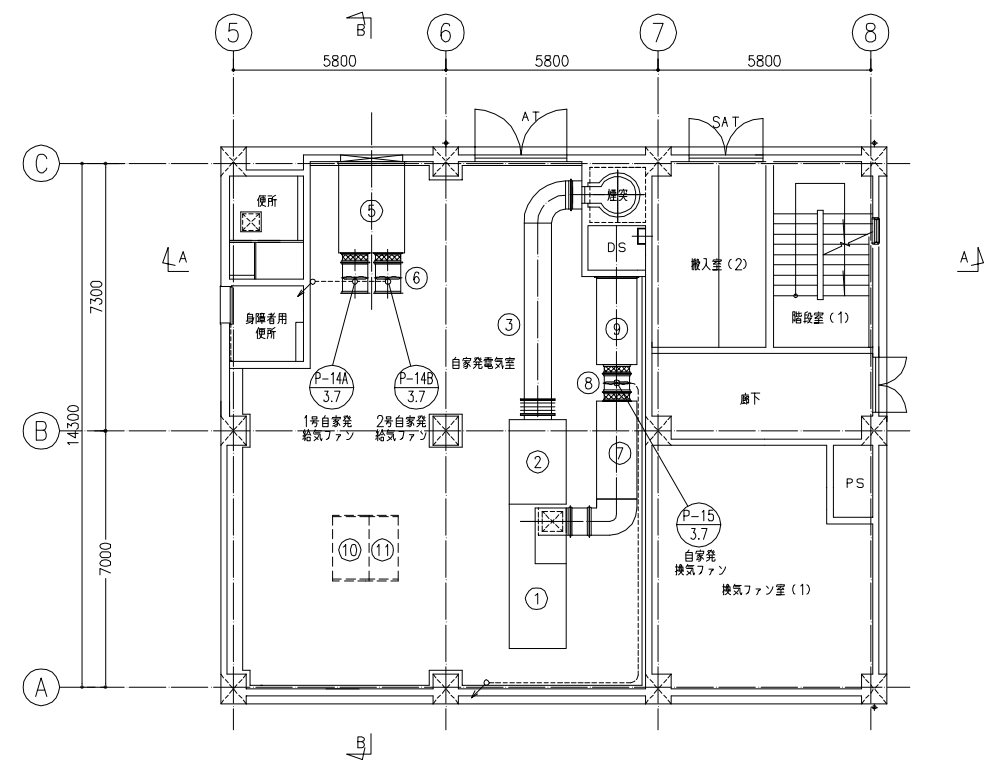

1階上部平面図 S=1/100


機器名称表 (電気室)			
NO.	器 名 称	記 号	備 考
①	引込盤	K-HT-1	今 回
②	受電盤	K-HT-2	今 回
③	膜ろ過設備 (1) / 1号変圧器一次盤	K-HT-3/K-HT-4	今 回
④	VT,ZPD (1) / 高圧母線連絡盤 (1)	K-HT-5/K-HT-6	今 回
⑤	VT,ZPD (2) / 高圧母線連絡盤 (2)	K-HT-7/K-HT-8	今 回
⑥	2号変圧器一次 / 膜ろ過設備 (2) 盤	K-HT-9/K-HT-10	今 回
⑦	自家発電引込盤	K-HT-11	今 回
⑧	1号変圧器盤	K-HT-12	今 回
⑨	1号変圧器二次盤	K-LT-1	今 回
⑩	1号動力主幹盤	K-LT-2	今 回
⑪	動力主幹母線連絡盤 (1)	K-LT-3	今 回
⑫	動力主幹母線連絡盤 (2)	K-LT-4	今 回
⑬	2号動力主幹盤	K-LT-5	今 回
⑭	2号変圧器二次盤	K-LT-6	今 回
⑮	2号変圧器盤	K-HT-13	今 回
⑯	200V動力変圧器盤	K-LT-9	今 回
⑰	200V主幹盤	K-LT-10	今 回
⑱	限電変圧器盤	K-LT-7	今 回
⑲	照明主幹盤	K-LT-8	今 回
⑳	インバート盤	K-UPS-1	今 回
㉑	整流器盤	K-UPS-2	今 回
㉒	蓄電池盤	K-UPS-3	今 回
㉓	1号送水ポンプ動力制御盤	P-LP-1	今 回
㉔	2号送水ポンプ動力制御盤	P-LP-2	今 回
㉕	1号配水ポンプ動力制御盤	P-LP-3	今 回
㉖	2号配水ポンプ動力制御盤	P-LP-4	今 回
㉗	3号配水ポンプ動力制御盤	P-LP-5	今 回
㉘	伏流水 1号井動力制御盤	P-LP-6	今 回
㉙	伏流水 2号井動力制御盤	P-LP-7	今 回
㉚	浅井戸 2,3,5号井動力制御盤	P-LP-8	今 回
㉛	ポンプ設備 (2) コントロールセンタ	CC-P-2	将 来
㉜	ポンプ設備 (2) 補助継電器盤	Ry-P-2	将 来
㉝	ポンプ設備ソーセサ盤	K-SQC-1	今 回
㉞	管理棟中継端子盤	K-TB-1	今 回
㉟	計装盤 (1)	LKP-1	今 回
㊱	計装盤 (2)	LKP-2	将 来
㊲	接地端子盤	ETB	今 回
㊳	管理棟建築付帯動力 照明盤		別 途
㊴	建築端子盤		別 途

機器名称表 (自家発電電気室)			
NO.	器 名 称	記 号	備 考
①	ガスタービン発電装置	ACG	今 回
②	排気消音器		今 回
③	排気管		今 回
④	燃料小出槽		今 回
⑤	給気消音ダクト		今 回
⑥	給気ファン		今 回
⑦	換気消音ダクト		今 回
⑧	換気ファン		今 回
⑨	換気ダクト		今 回
⑩	発電機盤	G-HT-1	今 回
⑪	始動用直流電源盤	G-DC-1	今 回

注記)
1) : 今回
2) : 将来

工事名	矢ノ浜浄水場設備取替工事 (蓄電設備)		
工事場所	矢ノ浜浄水場		
名称	管理棟 1階平面図		
縮尺	1/100	図年用日	
工種		設計者	
尾 蔵 市	図面番号	1/2	


單線結線図

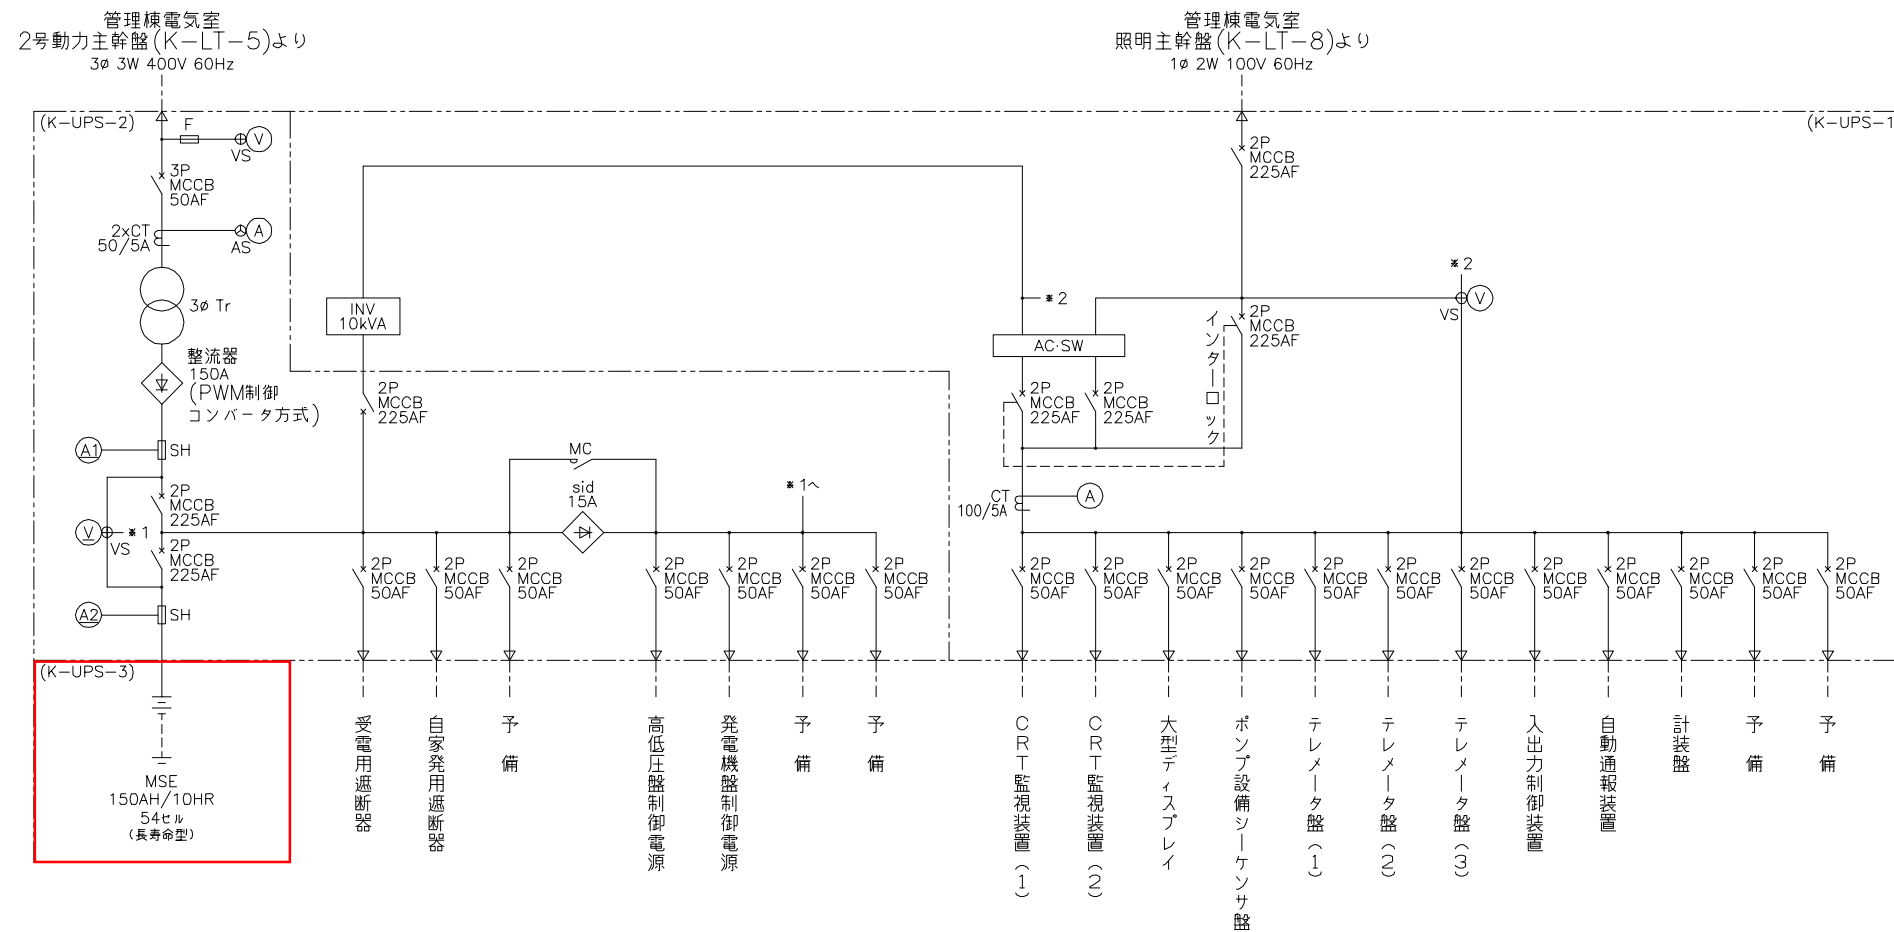


凡 例

記 号	内 容
V	電圧計
A	電流計
$\bar{V}$	直流電圧計
$\bar{A}$	直流電流計
FT	故障復帰
VS	電圧計切換スイッチ
AS	電流計切換スイッチ
PBS1	押鉗スイッチ（ランプテスト）
PBS2	押鉗スイッチ（故障復帰）
GFI	故障表示灯

正面图

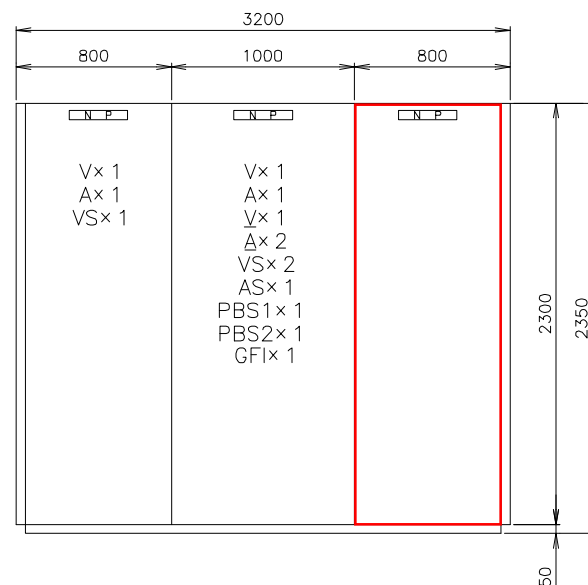

側面図

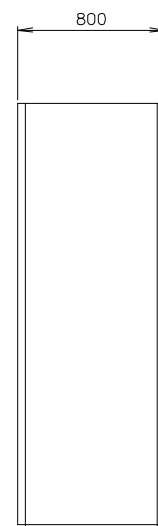

整流器 故障	インバータ 故障	直流電圧 MCCB動作
蓄電池 温度高	蓄電池 電圧低下	交流電圧 MCCB動作

盤 名 称	インバータ盤	整流器盤	蓄電池盤
盤 記 号	K-UPS-1	K-UPS-2	K-UPS-3

※ 外形,寸法は参考とする。

工事名	矢ノ浜浄水場設備取替工事(蓄電設備)		
工事場所	矢ノ浜浄水場		
名称	管理棟UPS主線結線図、外形図		
縮尺	1/20	設計年月日	
工種		設計者	
尾 鷲 市	図面番号	2/2	