




配管平面図

S=non

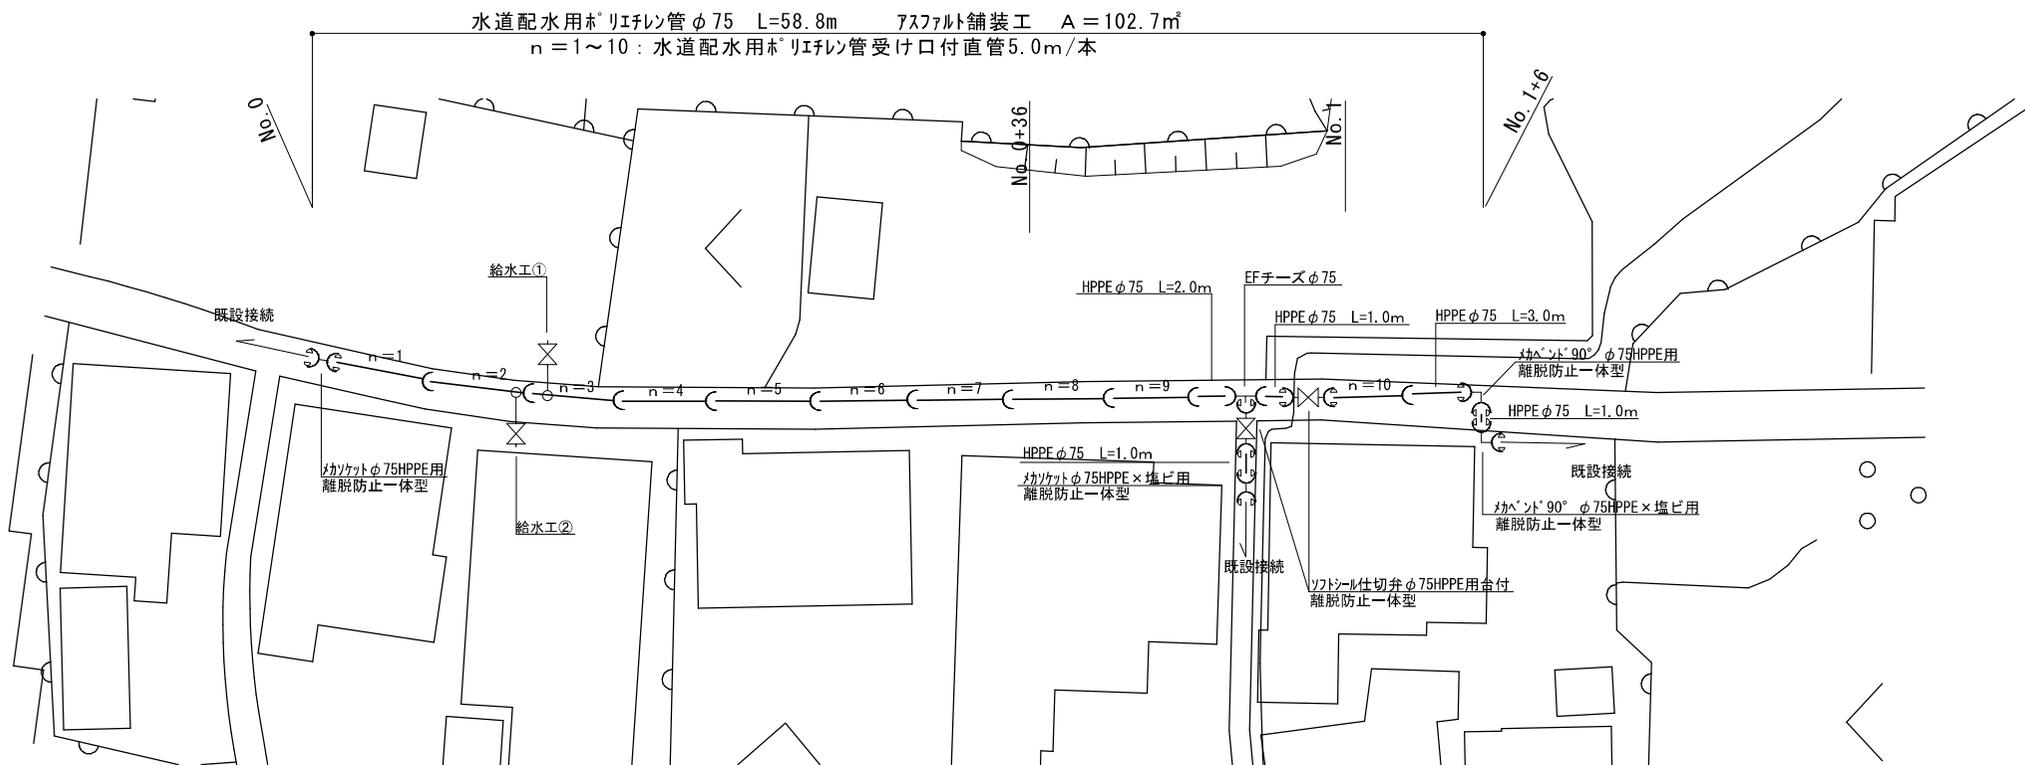

給水工①
1箇所

給水工②
1箇所

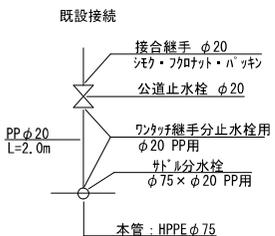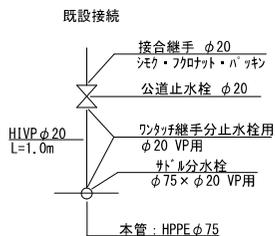


工事名	名柄地内配水管布設替工事	
施工場所	尾鷲市 名柄町 地内	
図名	配管平面図・給水工	
図面番号	1	縮尺
尾鷲市水道部		

管路標準断面図

S = 1 : 20

HPPE φ75 (アスファルト部分)

L=38.8m

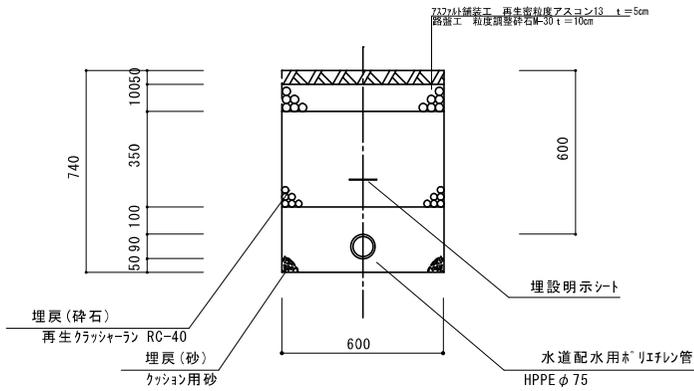


1.0mあたり

掘削	= 0.41 m ³
埋戻(砕石)	= 0.30 m ³
埋戻(砂)	= 0.14 m ³

φ75 (コンクリート部分)

L=20.0m

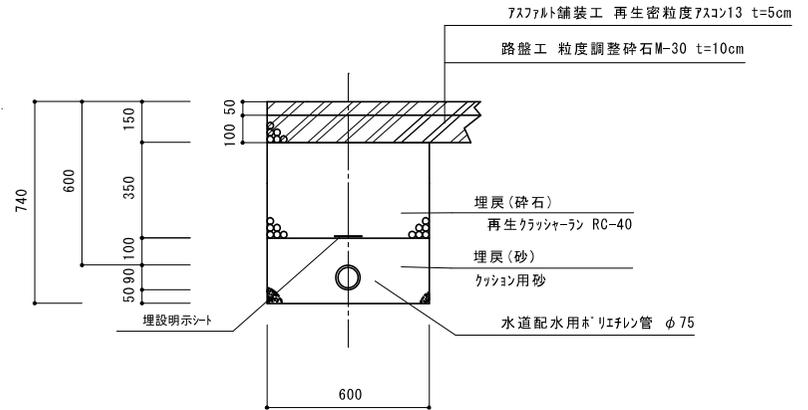


1.0mあたり

掘削	= 0.35 m ³
埋戻(砕石)	= 0.30 m ³
埋戻(砂)	= 0.14 m ³

φ50以下

L=2.0m

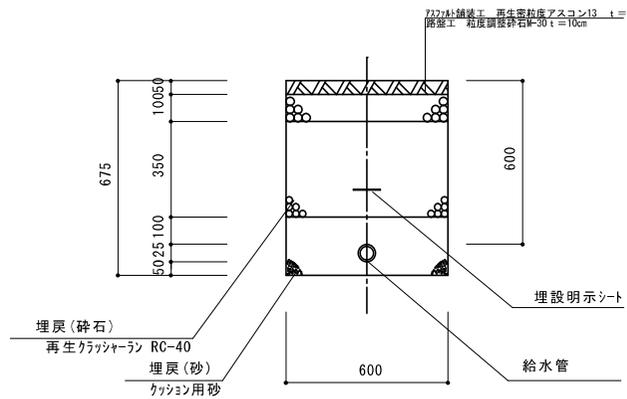

1.0mあたり

掘削	= 0.37 m ³
埋戻(砕石)	= 0.30 m ³
埋戻(砂)	= 0.10 m ³

工事名	名柄地内配水管布設替工事		
施工場所	尾鷲市 名柄町 地内		
図名	管路標準断面図		
図面番号	2	縮尺	
尾鷲市水道部			