



配管平面図

水道配水用ポリエチレン管 φ150 L=38.1m 舗装工 A=159m²
n=1~3 : 水道配水用ポリエチレン管受口付直管5.0m/本

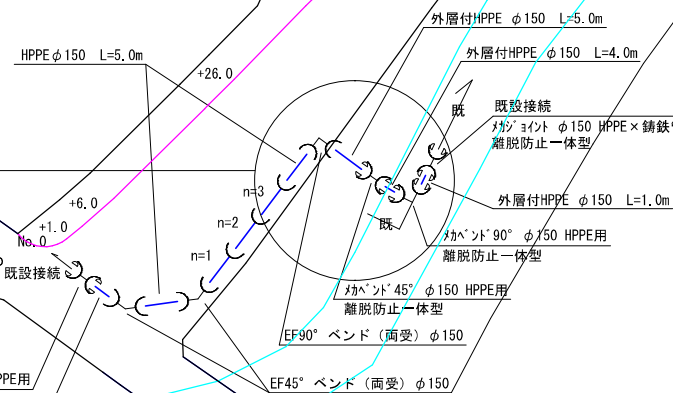


配管断面図

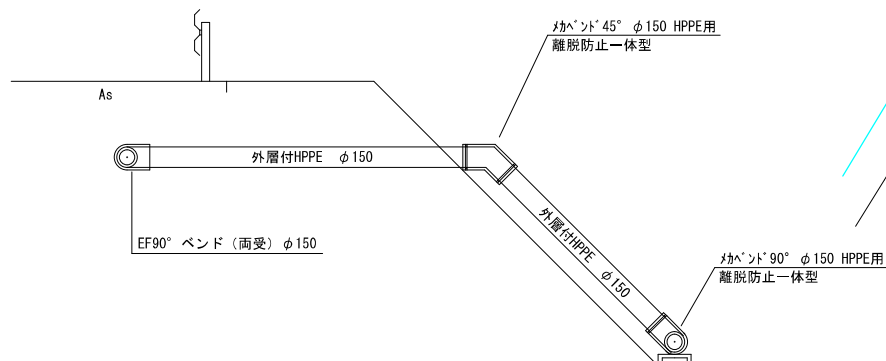

本管φ150

アスファルト舗装工 再生密粒度アスコン13 t=5cm
上層路盤工 粒度調整碎石 M-30 t=10cm
埋戻 (碎石) 再生クラッシャーラン RC-40

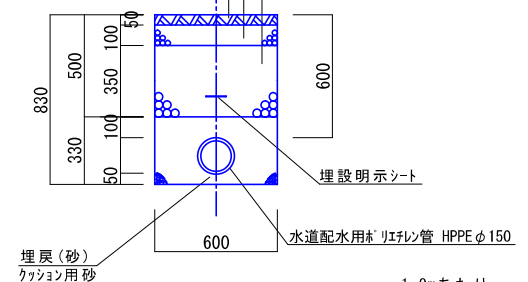

掘削	= 0.47 m ³
埋戻 (碎石)	= 0.21 m ³
埋戻 (砂)	= 0.19 m ³

工 事 名	矢浜地内配水管布設替工事		
施工場所	尾鷲市 矢浜 地内		
図 面	配管平面図	配管断面図	
図面番号	1	縮尺	
尾 鷲 市 水 道 部			